


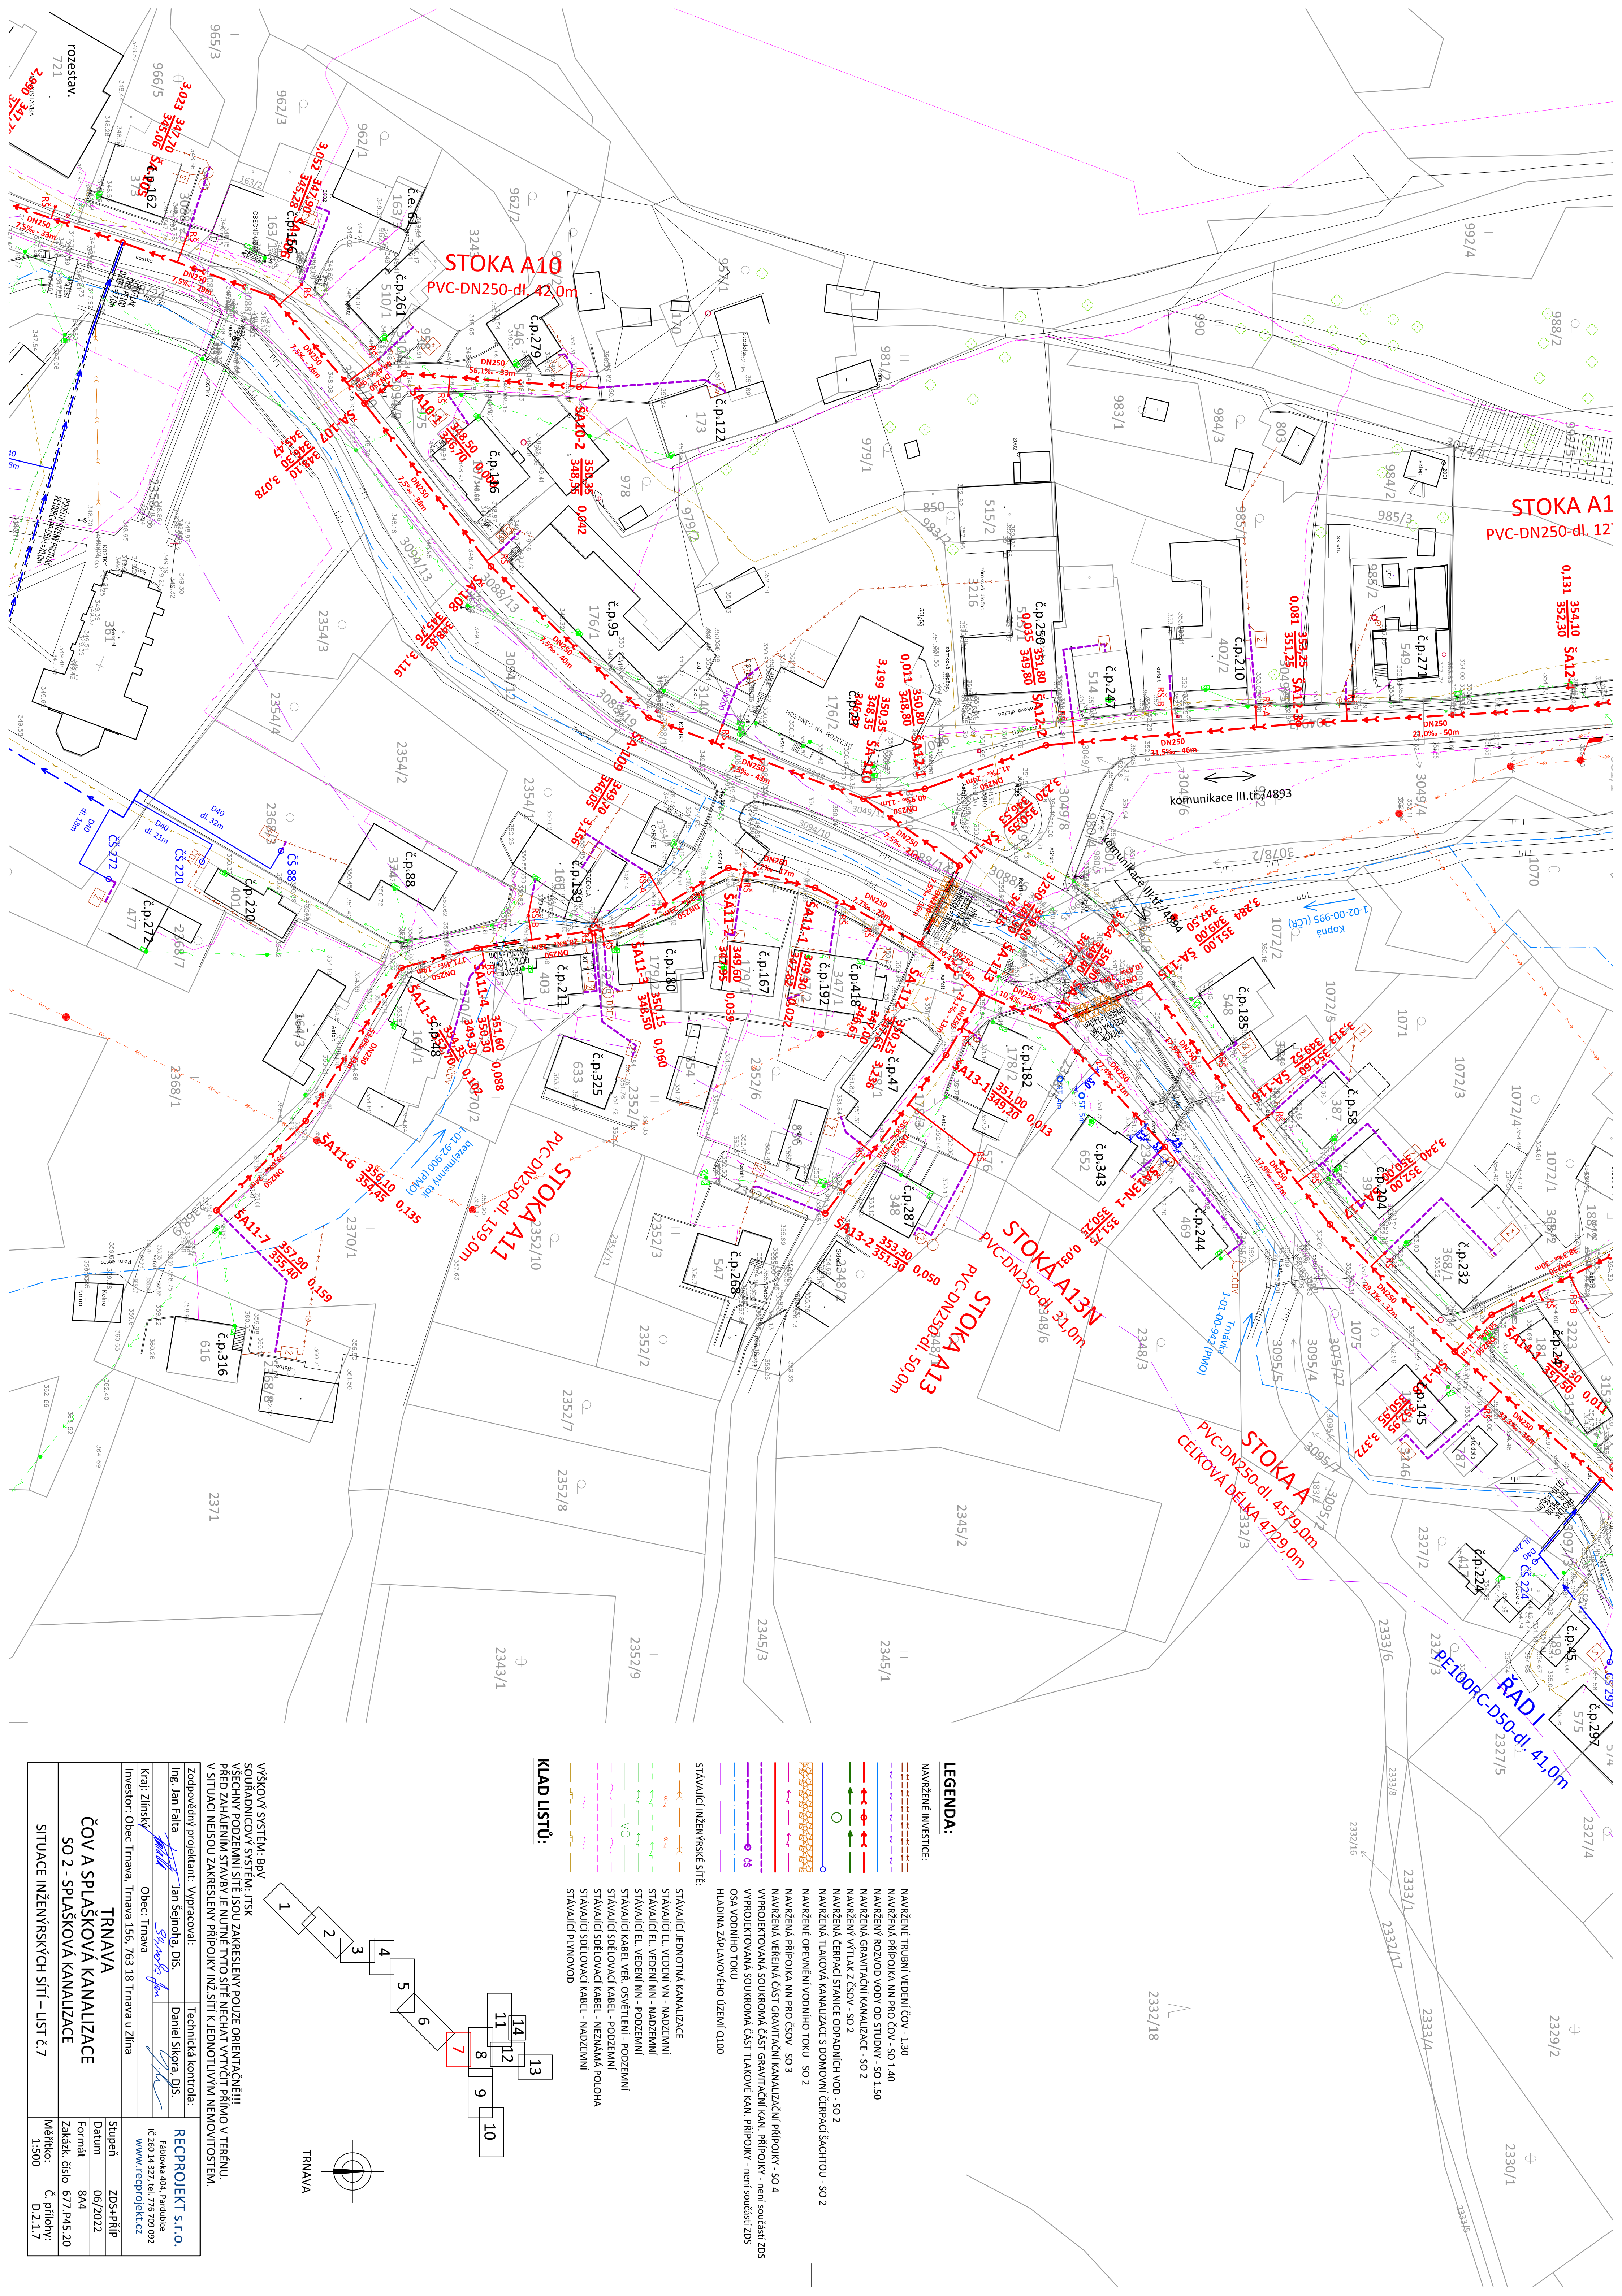


NAVŘEŽENÉ INVESTICE:

NAVŘEŽENÉ INVESTICE:

- [illegible]

KLAD LISTŮ:

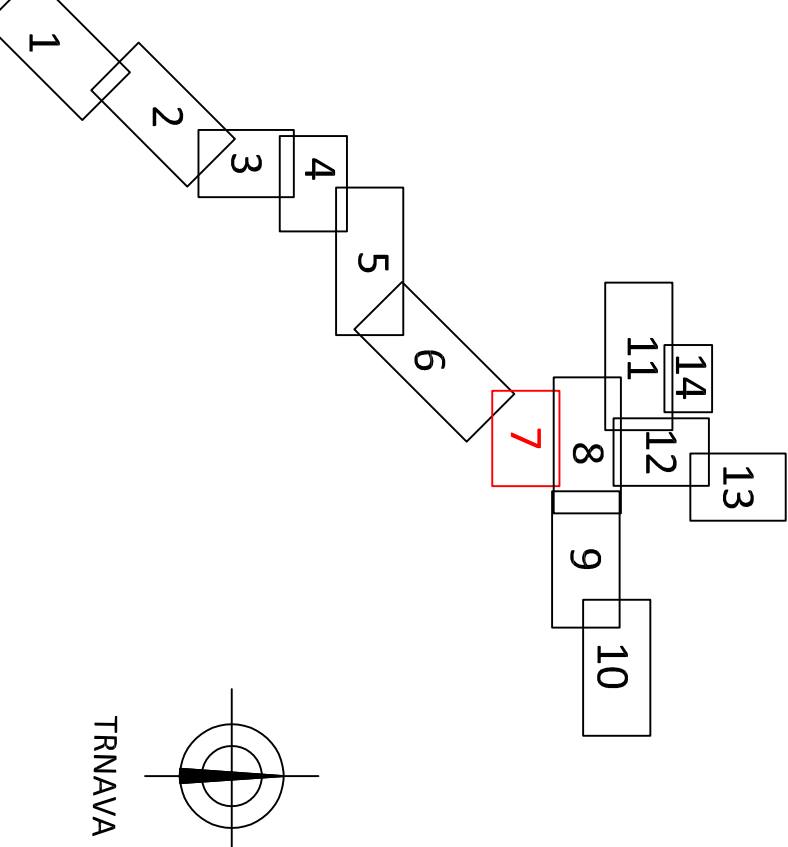

VYSOKÝ SYSTÉM: BÝV. SOUŘADNICOVÝ SYSTÉM: JTŠK VŠECHNY PODZEMNÍ SÍTĚ JSOU ZAKRESLENY POUZE ORIENTAČNĚ!!! PŘED ZAHAJENÍM STAVBY JE NUTNÉ TYTO SÍTĚ NECHAT VYTÝČT PŘÍMO V TERÉNU. V SITUACI NEJSOU ZAKRESLENY PŘÍPOJKY INŽ. SÍTĚ K JEDNOTLIVÝM NEMOVITOSTEM.

Zodpovedný projektant:	Vypracoval:	Technická kontrola:
------------------------	-------------	---------------------

Ing. Jan Falta	Jan Šejnoha, DiS.	Daniel Sikora, DiS.
----------------	-------------------	---------------------

Kraj: Zlínský	Obec: Třnava	 1. bodování 70%, 2. bodování 70% 34.10.2019 Jan
IČ 266 14 327, tel. 776 709 092 www.reproprojekt.cz		

Investor: Obec Trnava, Trnava 156, 763 18 Trnava u Zlína

ČOV A SPLAŠKOVÁ KANALIZACE
SO 2 - SPLAŠKOVÁ KANALIZACE

SITUACE INŽENÝRSKÝCH SÍTÍ – LIST č.7	Měřítko: 1:500	C. přílohy: D 2 1 7
--------------------------------------	-------------------	------------------------